

Uchwała454..... /2020
Zarządu Powiatu Grodzkiego
z dnia11.12..... 2020 roku

w sprawie wyrażenia zgody na dysponowanie nieruchomością na cele budowlane

Na podstawie art. 32 ust. 2 pkt 3 ustawy z dnia 5 czerwca 1998 r. o samorządzie powiatowym (t. j. Dz. U. z 2020 r., poz. 920 ze zm.), Zarząd Powiatu Grodzkiego uchwała co następuje:

§1

1. Wyraża się zgodę dla Gminy Grodzisk Mazowiecki na dysponowanie na cele budowlane nieruchomością stanowiącą własność Powiatu Grodzkiego, oznaczoną w ewidencji gruntów jako działka nr 45 w obrębie 0042 m. Grodzisk Mazowiecki, położoną w pasie drogi powiatowej nr 1505W na odcinku ulicy Montwiłła, zgodnie z załącznikiem graficznym do uchwały.
2. Zgoda zostaje wydana na potrzeby realizacji inwestycji pn.: „Wykonanie dokumentacji projektowo kosztorysowej budowy kablowych linii zasilających przystanki komunikacji miejskiej w gminie Grodzisk Mazowiecki oraz uzyskanie decyzji o pozwoleniu na budowę lub zgłoszenie robót” i obowiązuje do czasu jej zakończenia.

§2

Uchwała wchodzi w życie z dniem podjęcia.

Podpisy Zarządu:

STAROSTA

Marek Wieźbicki
WICE STAROSTA

Krzysztof Filipiak
Krzysztof Filipiak

Członek Zarządu

Michał Śliwiński

Michał Śliwiński

Członek Zarządu


Krzysztof Markowski
Krzysztof Markowski

Członek Zarządu

Zofia Owczarek
Zofia Owczarek


 
Hanna Miszewska
Hanna Miszewska
RADCA PRAWNY
(WA 4759)

Załącznik do uchwały nr 454/2020
Zarządu Powiatu Grodzkiego z dnia 11.12.2020 r.

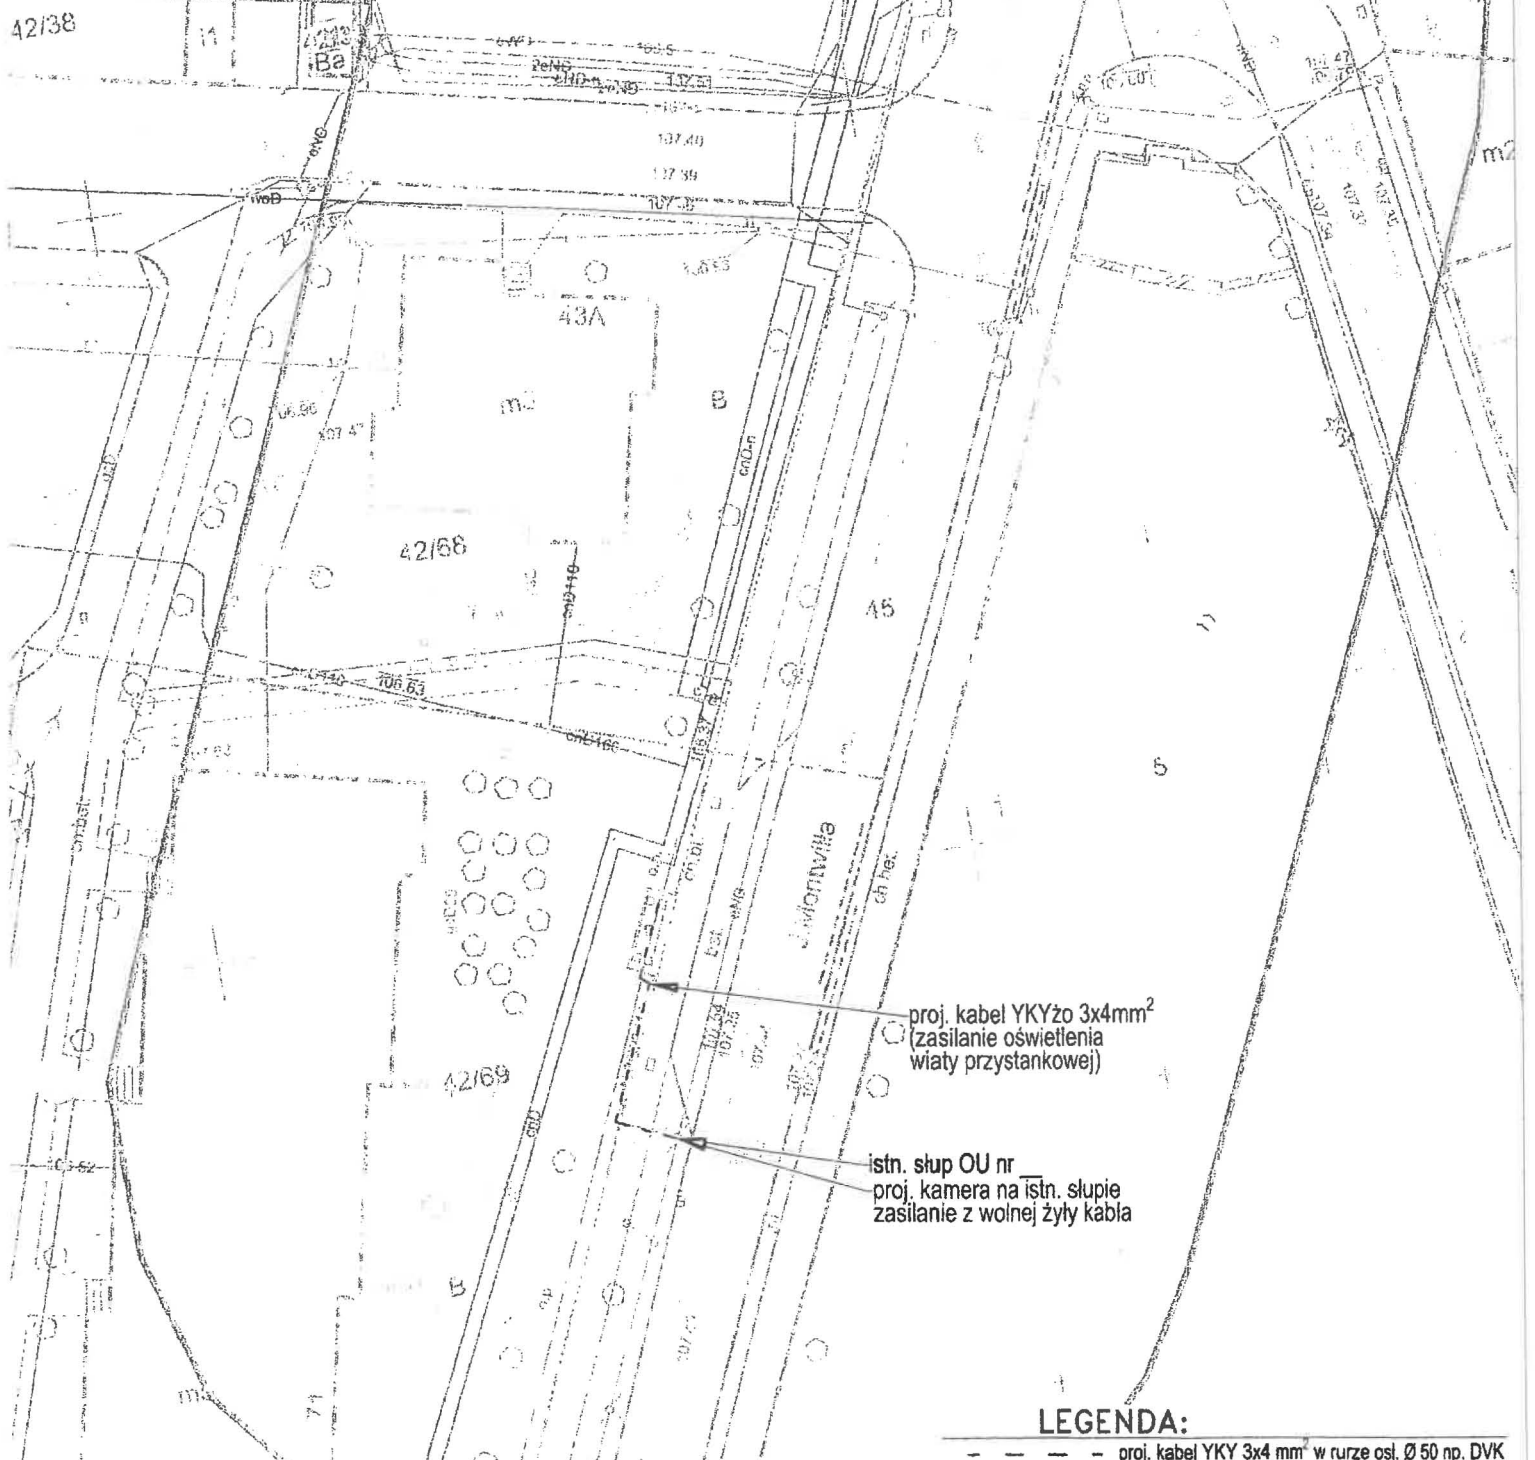

LEGENDA:

--- proj. kabel YKY 3x4 mm² w rurze osł. Ø 50 np. DVK

Nazwa rysunku	Projekt zagospodarowania / usytuowania sieci uzbrojenia terenu			Jednostka projektowa	
Inwestor	Gmina Grodzisk Mazowiecki ul. Kościuszki 32A, 05-825 Grodzisk Mazowiecki			 Sławomir Kapelewski ul. Kard. Św. Wyszynskiego 4/72 15-888 Białystok	
Nazwa inwestycji	Budowa kablowej sieci elektroenergetycznej 0,23kV do zasilania oświetlenia wiat przystankowych wraz z monitoringiem w Grodzisku Maz. ul. Montwiła				
Adres inwestycji	m. Grodzisk Mazowiecki, dz. nr 42/69, 45 obręb 0042, gm. Grodzisk Mazowiecki			Skala 1:500	
Projektant	Imię i Nazwisko	Nr uprawnień	Podpis	Data	Nr rys.
	mgr inż. Karol Ciłkowski	POLWAŚPODZIE w specjalności instalacyjnej w zakresie sieci, instalacji i urządzeń elektrycznych i elektroenergetycznych		30.10.2020	zał.
Współpraca	mgr inż. Sławomir Kapelewski				